



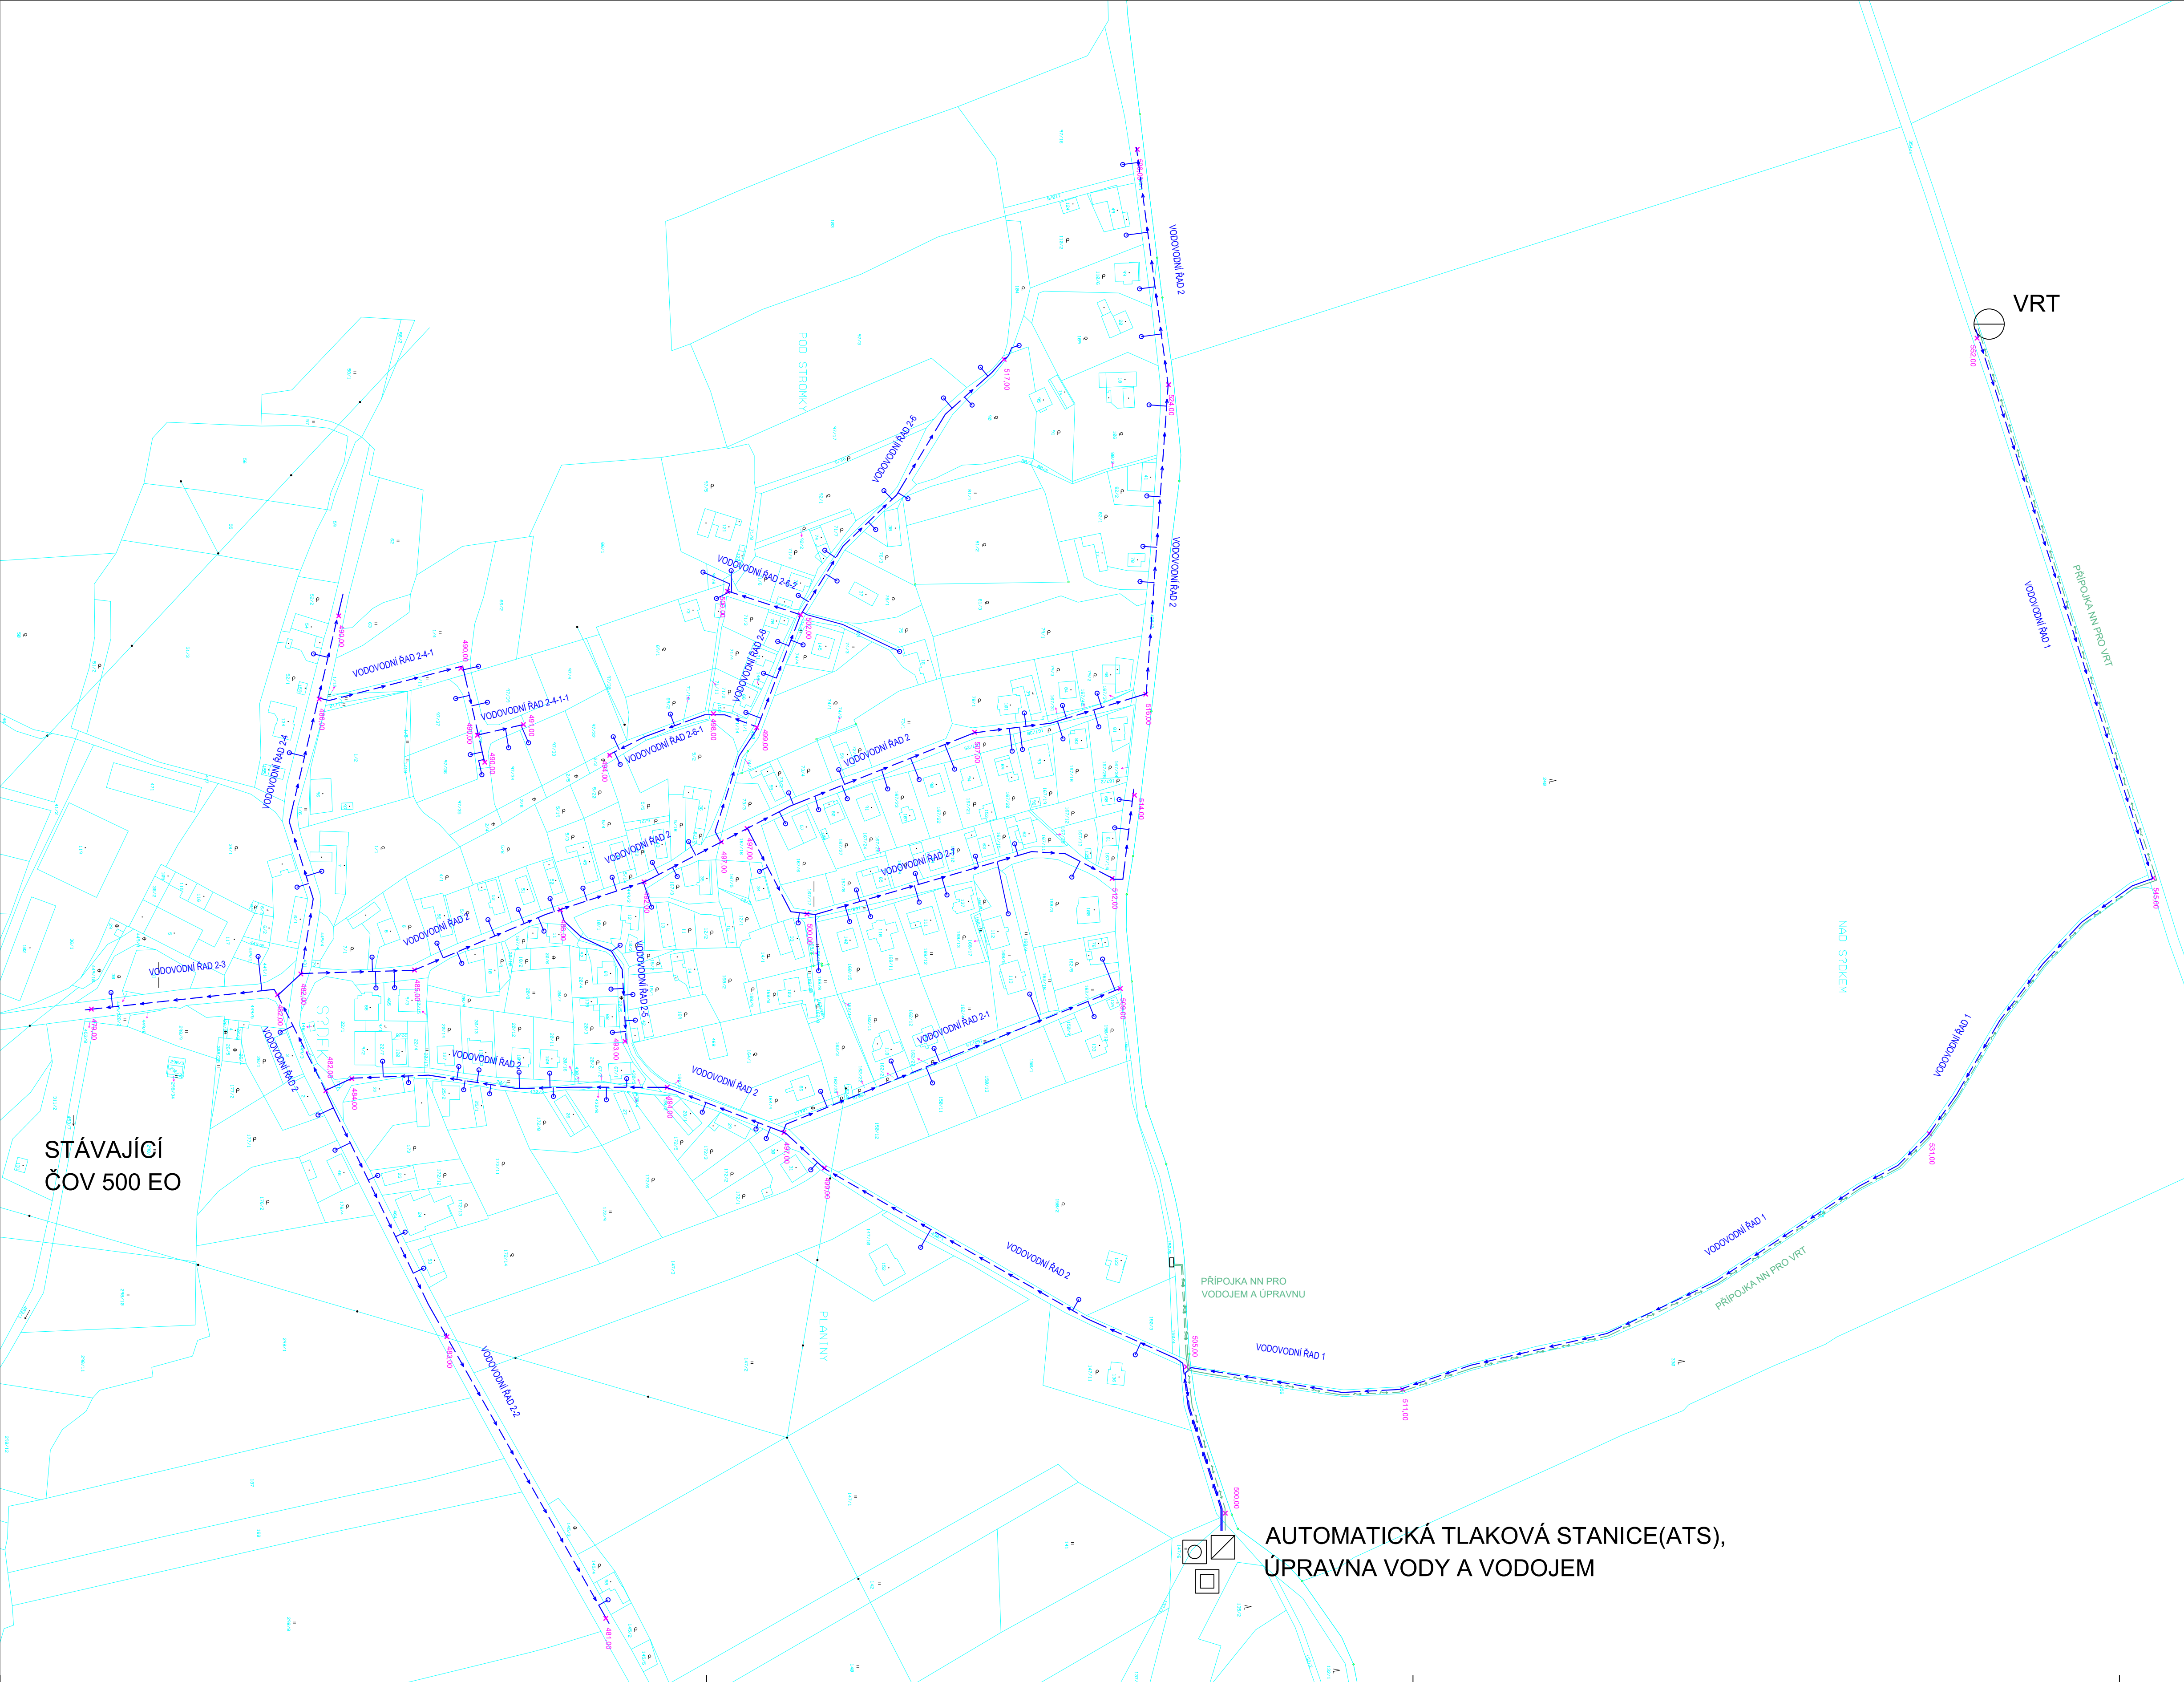

obec		Délka v m	materiál	Počet přípojek
Sádek				
ŘAD				
	1	1123	PE 90x8.2	0
	2	1593	PE 90x8.2	57
	2-1	220	PE 90x8.2	7
	2-2	359	PE 90x8.2	6
	2-3	118	PE 90x8.2	2
	2-4	232	PE 90x8.2	4
	2-4-1	148	PE 90x8.2	5
	2-4-1-1	28	PE 90x8.2	2
	2-5	97	PE 90x8.2	5
	2-6	344	PE 90x8.2	14
	2-6-1	96	PE 90x8.2	3
	2-6-2	46	PE 90x8.2	3
	2-7	317	PE 90x8.2	15
Celkem		4721	4721m PE 90x8.2	123

- LEGENDA:
- HRANICE POZEMKŮ
 - PROJEKTOVANÉ ELEKTRICKÉ VEDENÍ NN PODZEMNÍ
 - PROJEKTOVANÝ VODOVOD
 - ORIENTAČNÍ NADMOŘSKÁ VÝŠKA TERÉNU

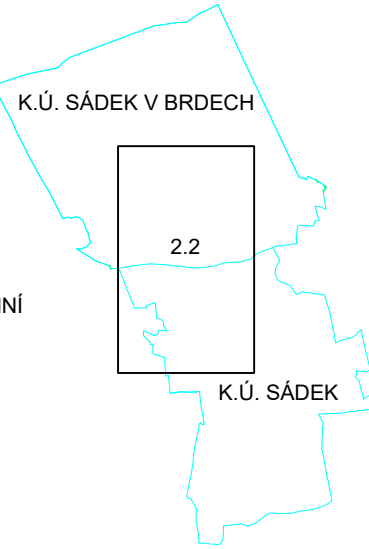

FIALA PROJEKTY s.r.o.
Projektová a inženýrská činnost
Lečkova 1521, 149 00 Praha 4; tel: 272 919 539; mob: 724 343 586, 602 580 713; http://www.projekty-ing-fiala.cz; e-mail:projekty@fialaprojekty.cz

Investor: Obec Sádek, Obecní úřad Sádek č.p.39, 261 01 Sádek

OU/MU: Sádek	Okres: Příbram	Kraj: Středočeský	Kontakt investora: starosta@obec-sadek.cz
Vypracoval: Ing. Ján Kosar	Projektant: Marek Fiala	Hl.projektant: Ing.Ivan Fiala	Stupeň: studie
	Kontroloval: Ing.Ivan Fiala		Datum: 10/2019
			Formát: 8xA4
			Číslo zakázky: 1/19-91
			Měřítko: 1:2000
			Číslo paré
			Číslo přílohy

SÁDEK - TECHNICKOEKONOMICKÁ STUDIE
NA VÝSTAVBU VODOVODU V OBCI

KOORDINAČNÍ SITUACE

2.2